




**Схема однолинейная типовая для КРН-VII-КК-6(10)кВ У1  
номинальный ток 630А**

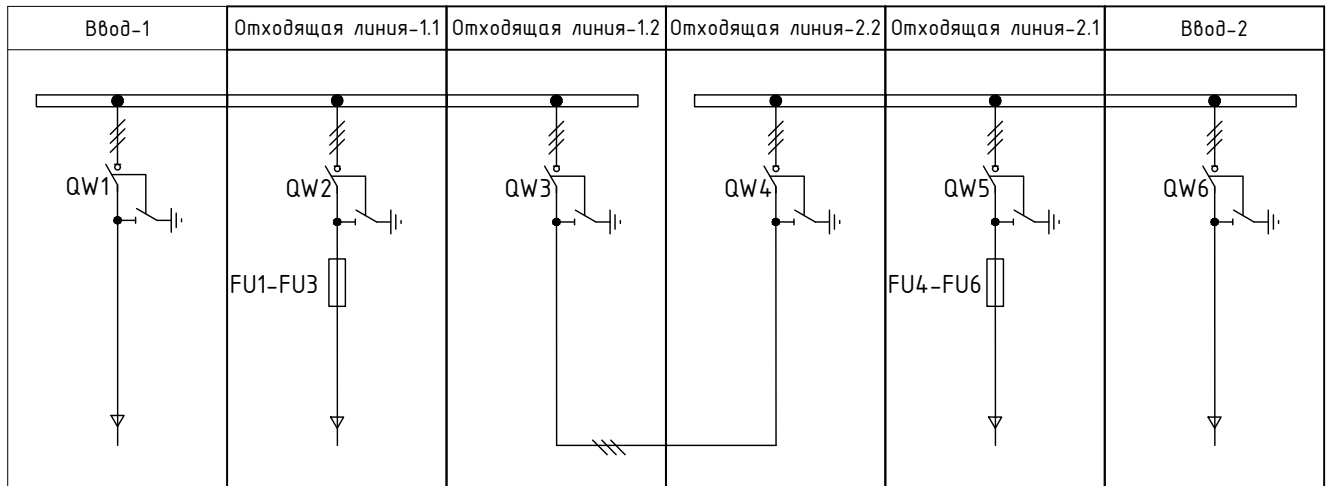


**Спецификация оборудования**

Условное обозначение	Наименование комплектующих	Кол-во
<b>Распределительное устройство высокого напряжения</b>		
QW1-QW6	Выключатель нагрузки ВНА-10/630А 20з	6шт.
FU1-FU6	Предохранитель ПКТ-6(10) Инл.вст.-__А	3шт.

**Внешний вид КРН-VII-КК-6(10)кВ У1**

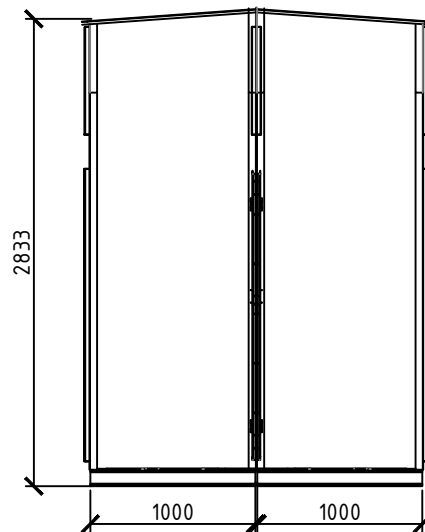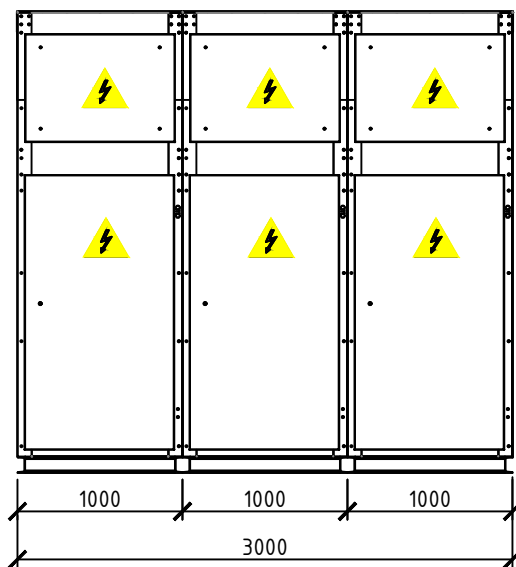

					<b>Типовое решение № 3.111.12</b>		
Изм.	Лист	№ докум.	Подп.	Дата	КРН-VII-КК-6(10)кВ У1		
					Стадия	Лист	Листов
					Р	1	1
					 <b>СИЛОВАЯ ЭНЕРГЕТИКА</b> СИЛА В НАДЕЖНОСТИ		