



Схема однолинейная типовая для
КТПм до 250кВА напряжением 10(6)/0,4кВ

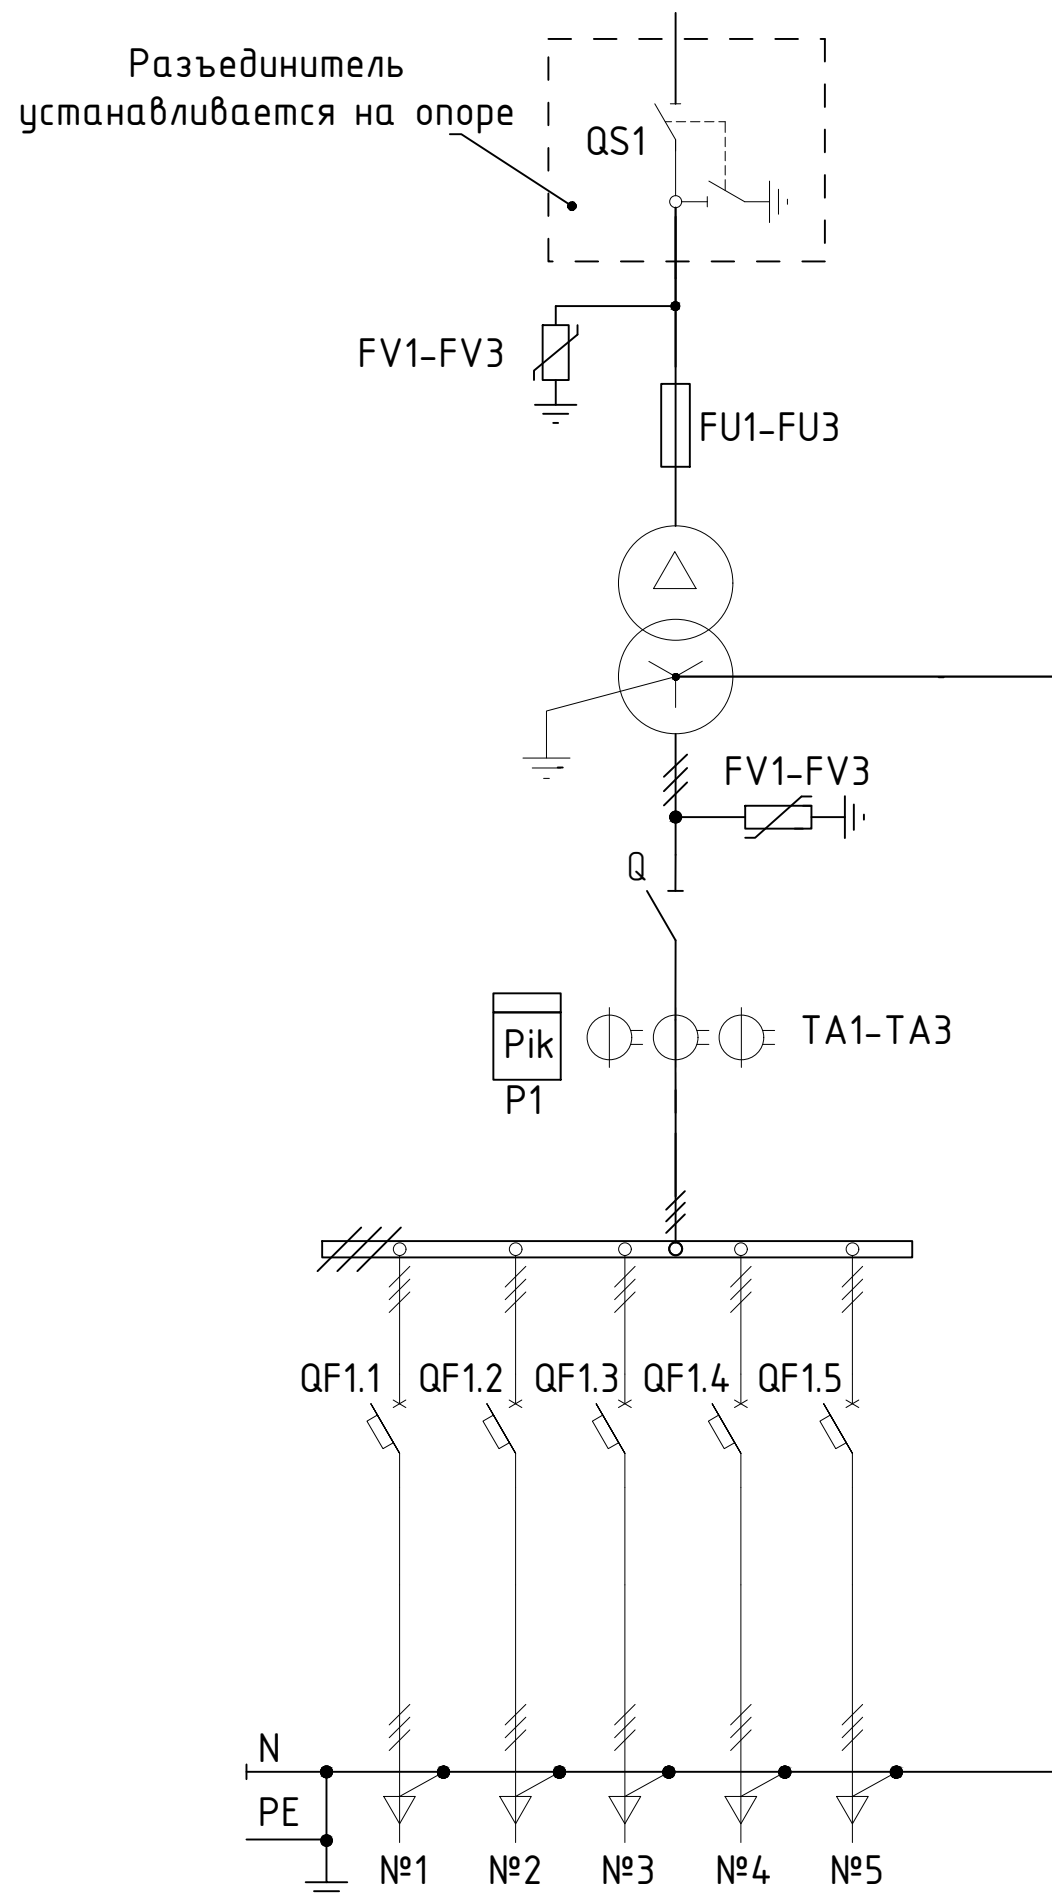

Внешний вид
КТПм до 250кВА напряжением 10(6)/0,4кВ

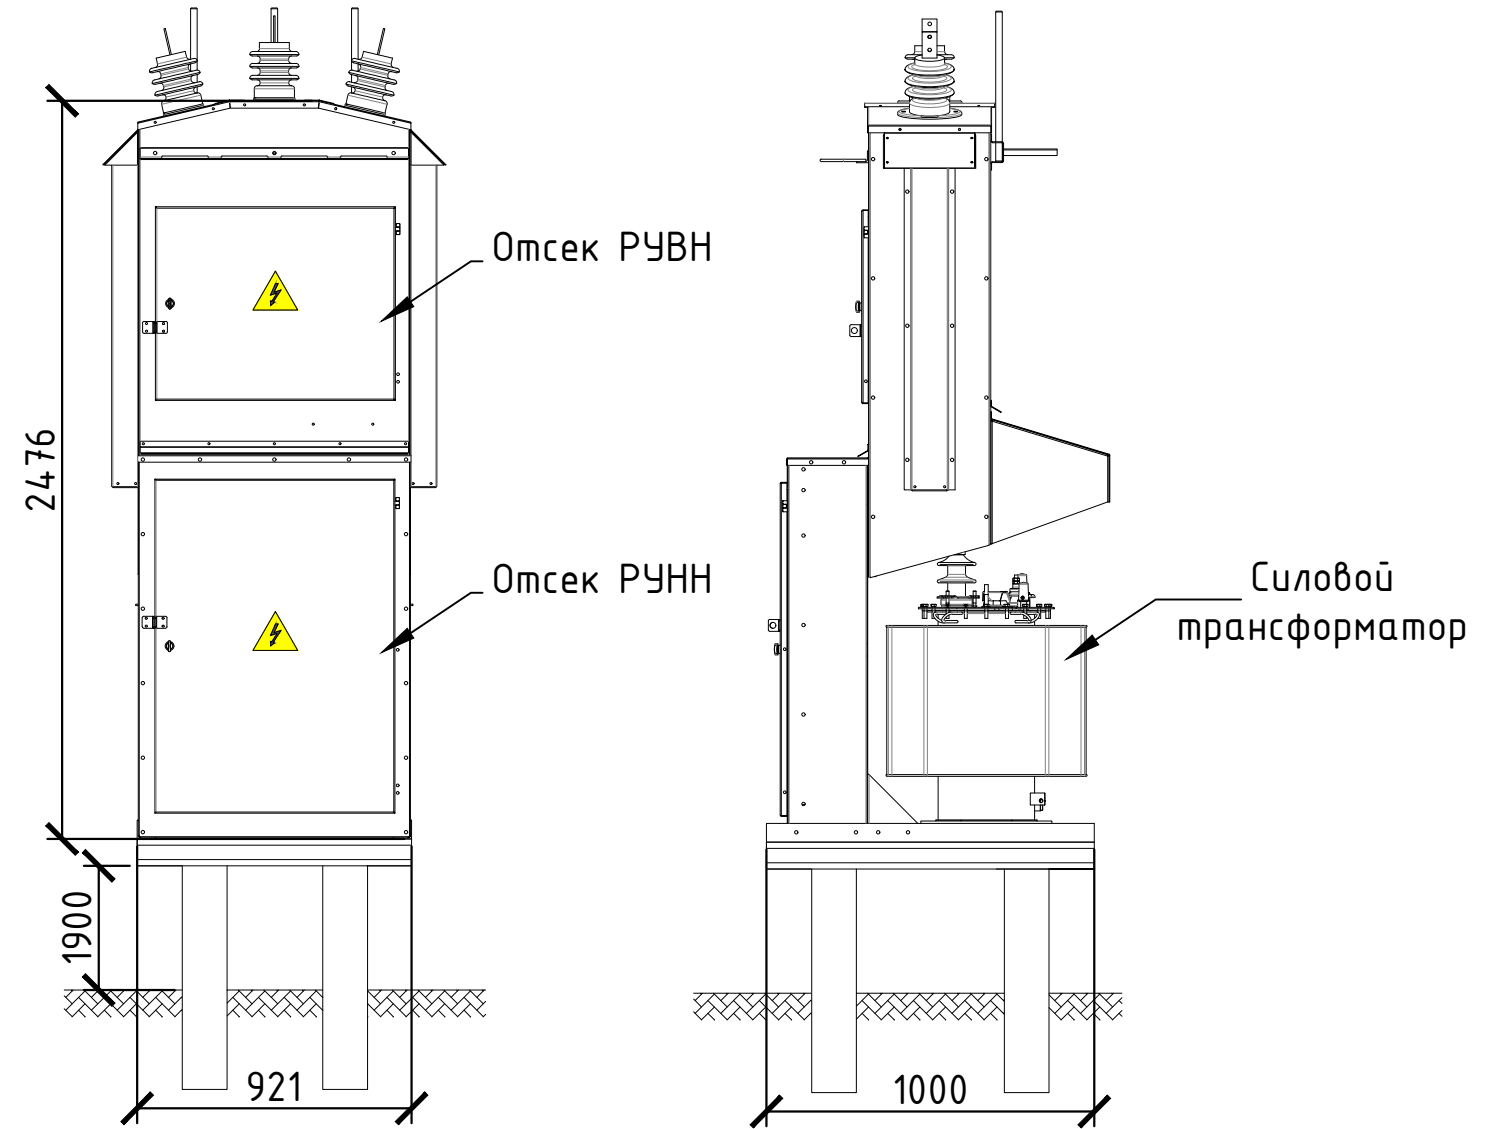

					Типовое решение № 21.111.1-210.1-211.6		
Изм.	Лист	№ докум.	Подп.	Дата	КТПм до 250кВА напряжением 10(6)/0,4кВ		
					Стадия	Лист	Листов
					Р	1	1
					Однолинейная схема		