
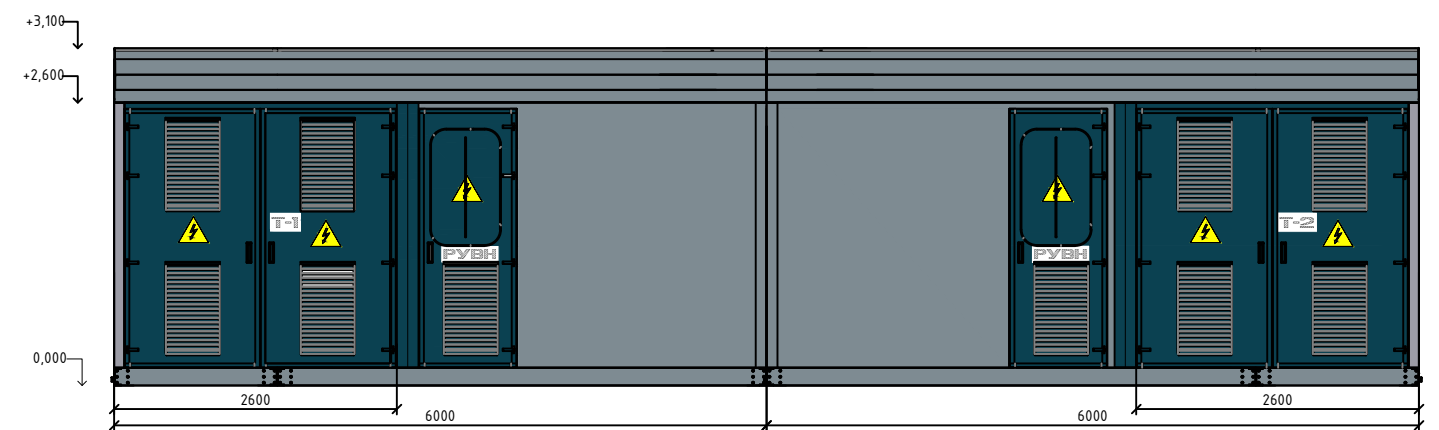


Пример компоновочного решения для
ЗКТПу до 1600-2000-2500кВА напряжением 6(10)/0,4кВ

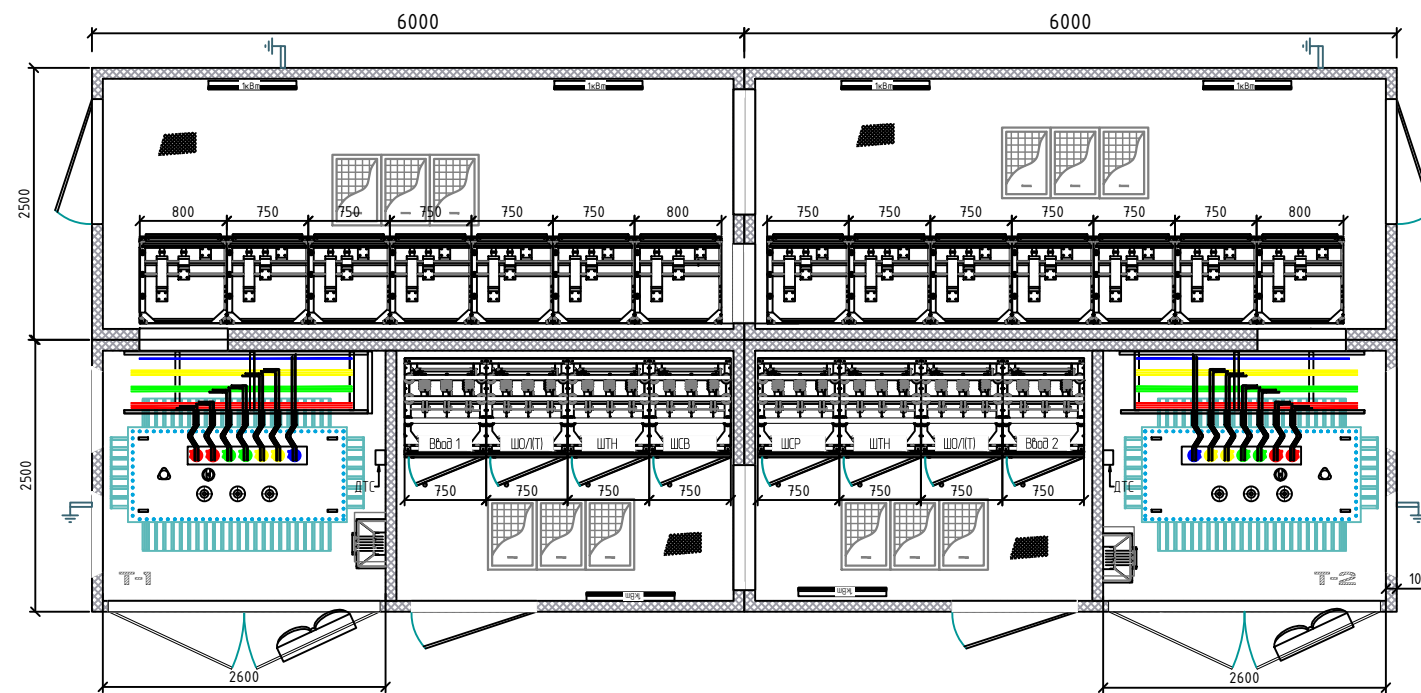

				Типовое решение				
Изм.	Лист	№ докум.	Подп.	Дата	Стадия	Лист	Листов	
					ЗКТПу до 1600-2000-2500кВА напряжением 6(10)/0,4кВ	Р	1	1
					Однолинейная схема	